

砣 5 北

工程设计证书编号: A214019231

附注


1. 本图纸须经规划、施工图审查以及消防、消防等主管部门批准后方可生效。
2. 未经设计同意, 不得随意变更图纸设计, 变更必须征得设计人员同意。
3. 图纸须加盖本公司设计资质章, 否则一律无效。

审定	曾永革	<i>曾永革</i>
项目负责	张光磊	<i>张光磊</i>
专业负责	张光磊	<i>张光磊</i>
审核	曾永革	<i>曾永革</i>
校对	包元锋	<i>包元锋</i>
设计	张光磊	<i>张光磊</i>

加盖图章处	
STAMP AREA	

建设单位	
工程项目	汤平路14号
子项	
图名	总平面图
图别	建筑
设计阶段	方案图
工程号	
图号	
日期	2023.06
备注	

中兴源工程技术有限公司  
 ZHONGXINGYUANENGINEERINGTECHNOLOGYCO.,LTD.  
 ■ 建筑工程设计: 乙级 ■ 市政工程设计: 乙级  
 ■ 风景园林设计: 乙级 ■ 环境工程设计: 乙级  
 ■ 工程咨询: 乙级  
 ■ 电力行业(送电工程、新能源发电、变电工程)专业: 乙级

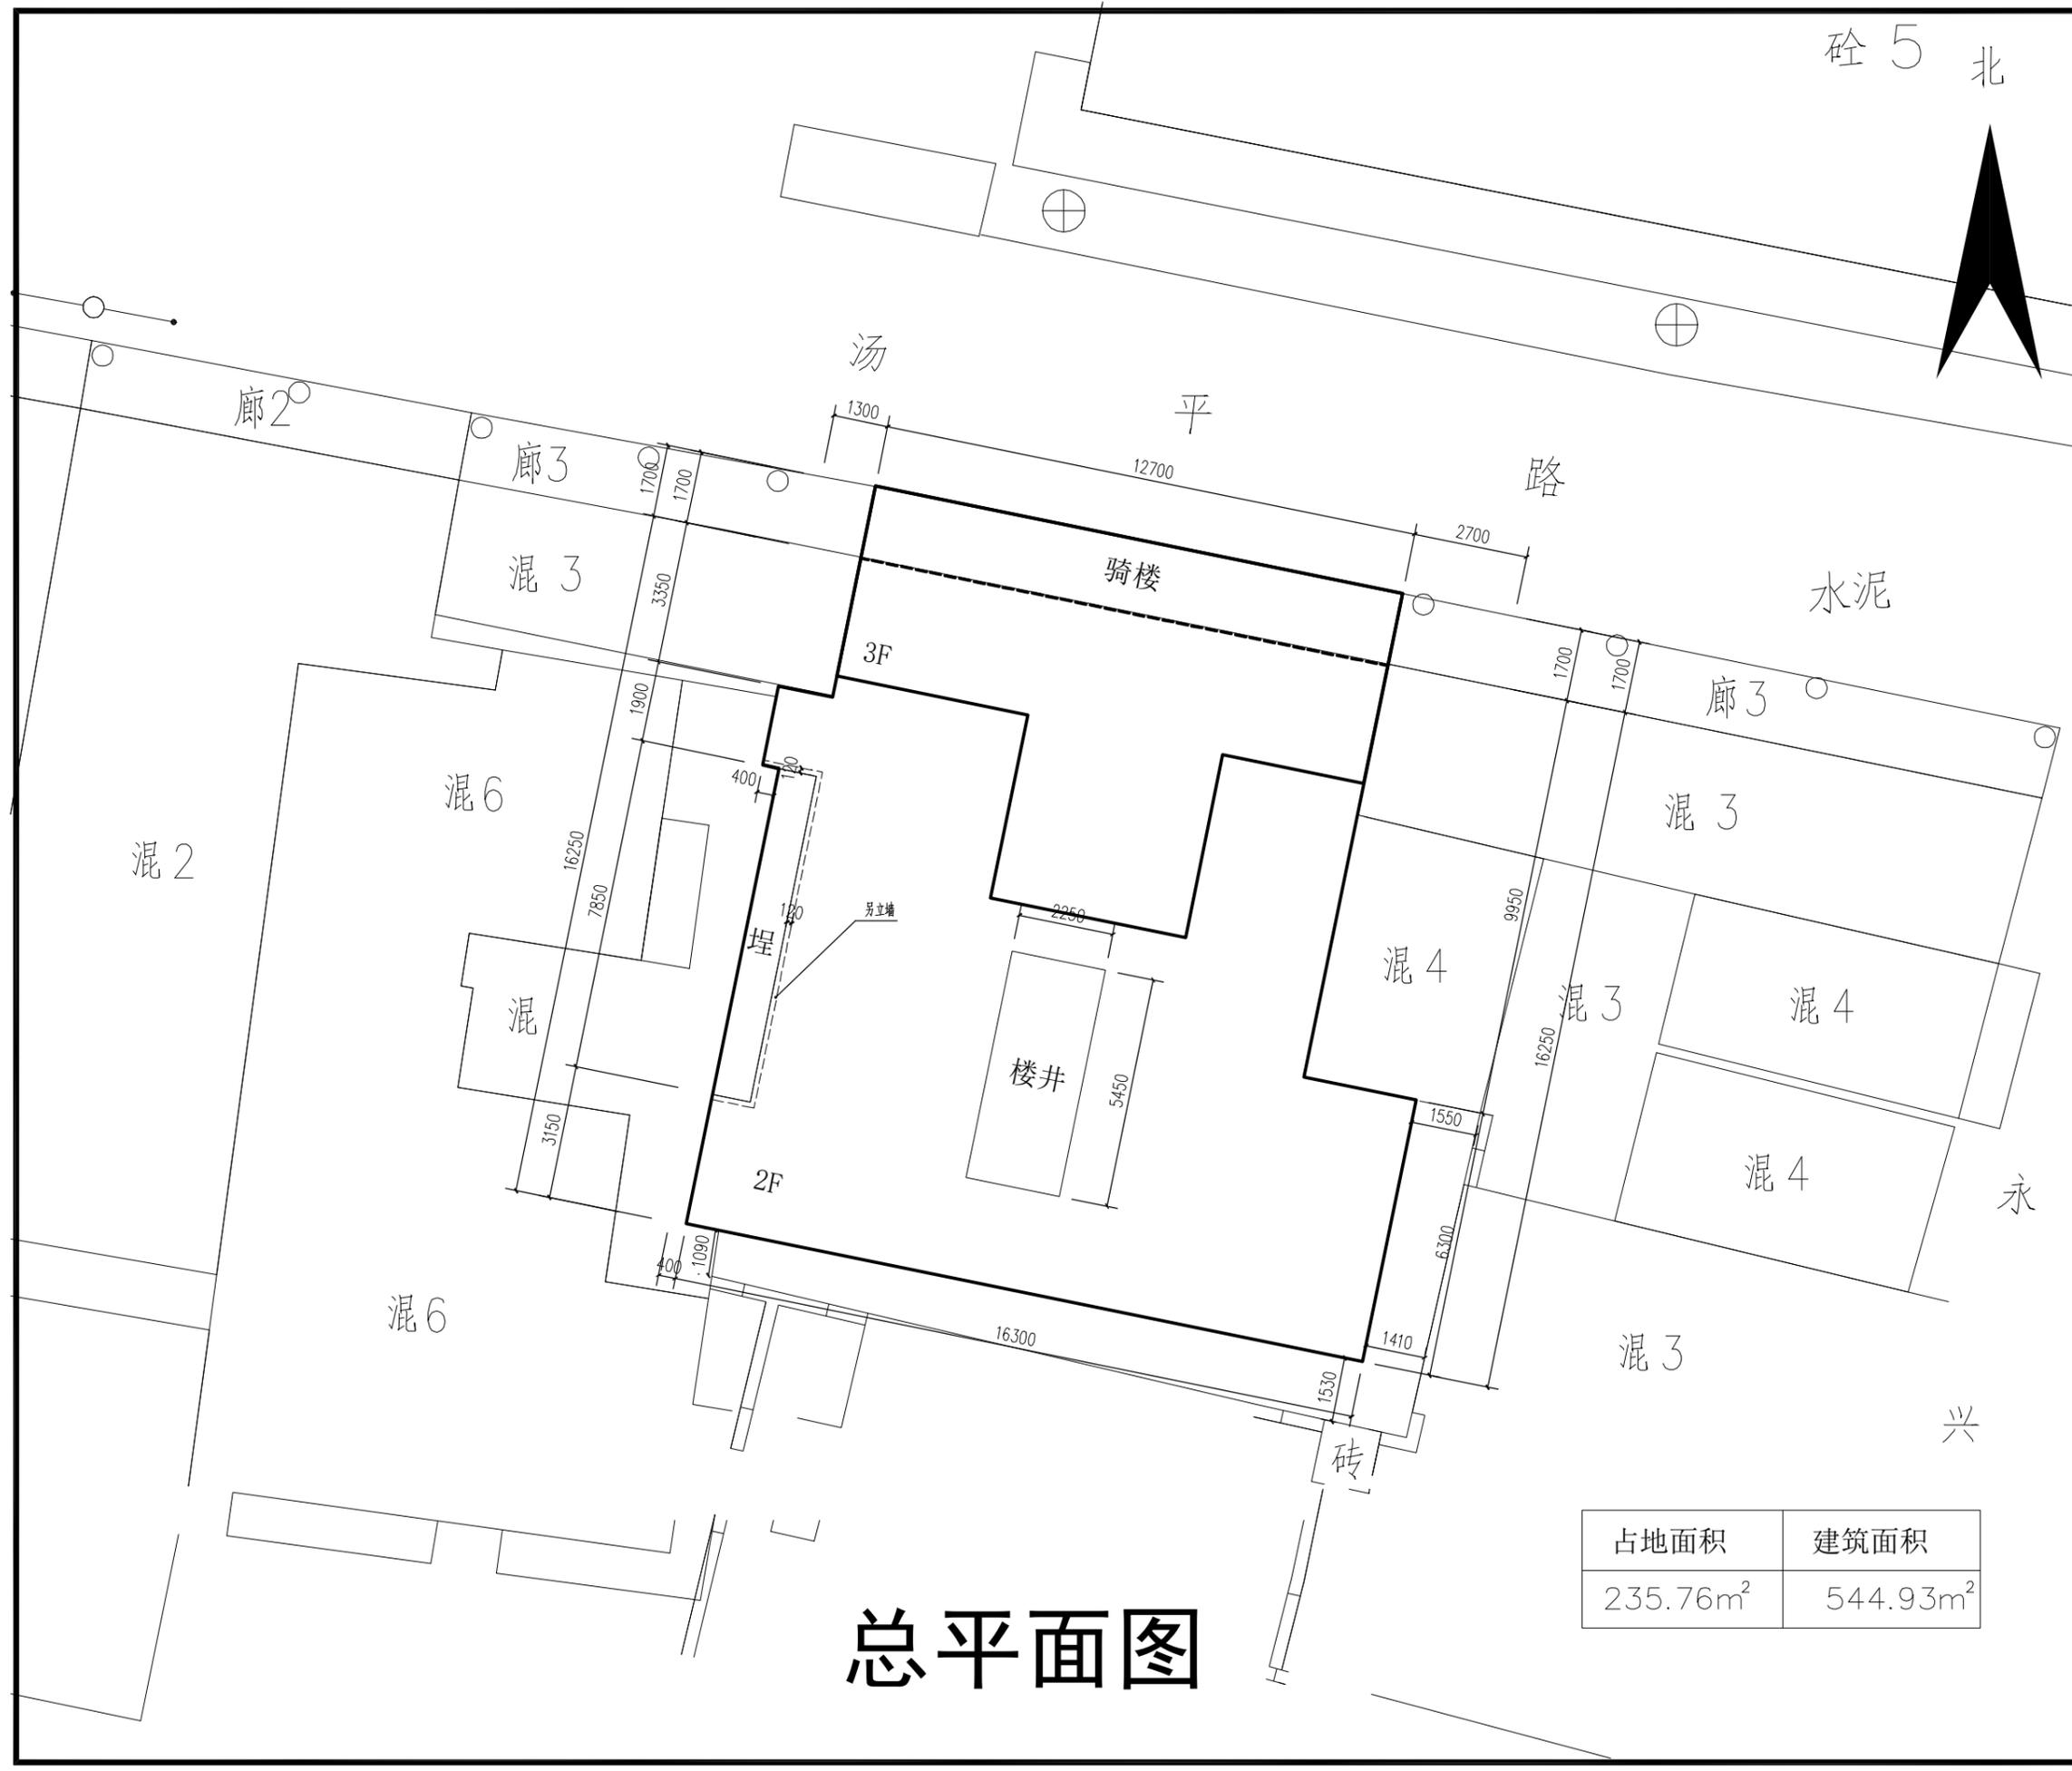

# 总平面图

占地面积	建筑面积
235.76m <sup>2</sup>	544.93m <sup>2</sup>