


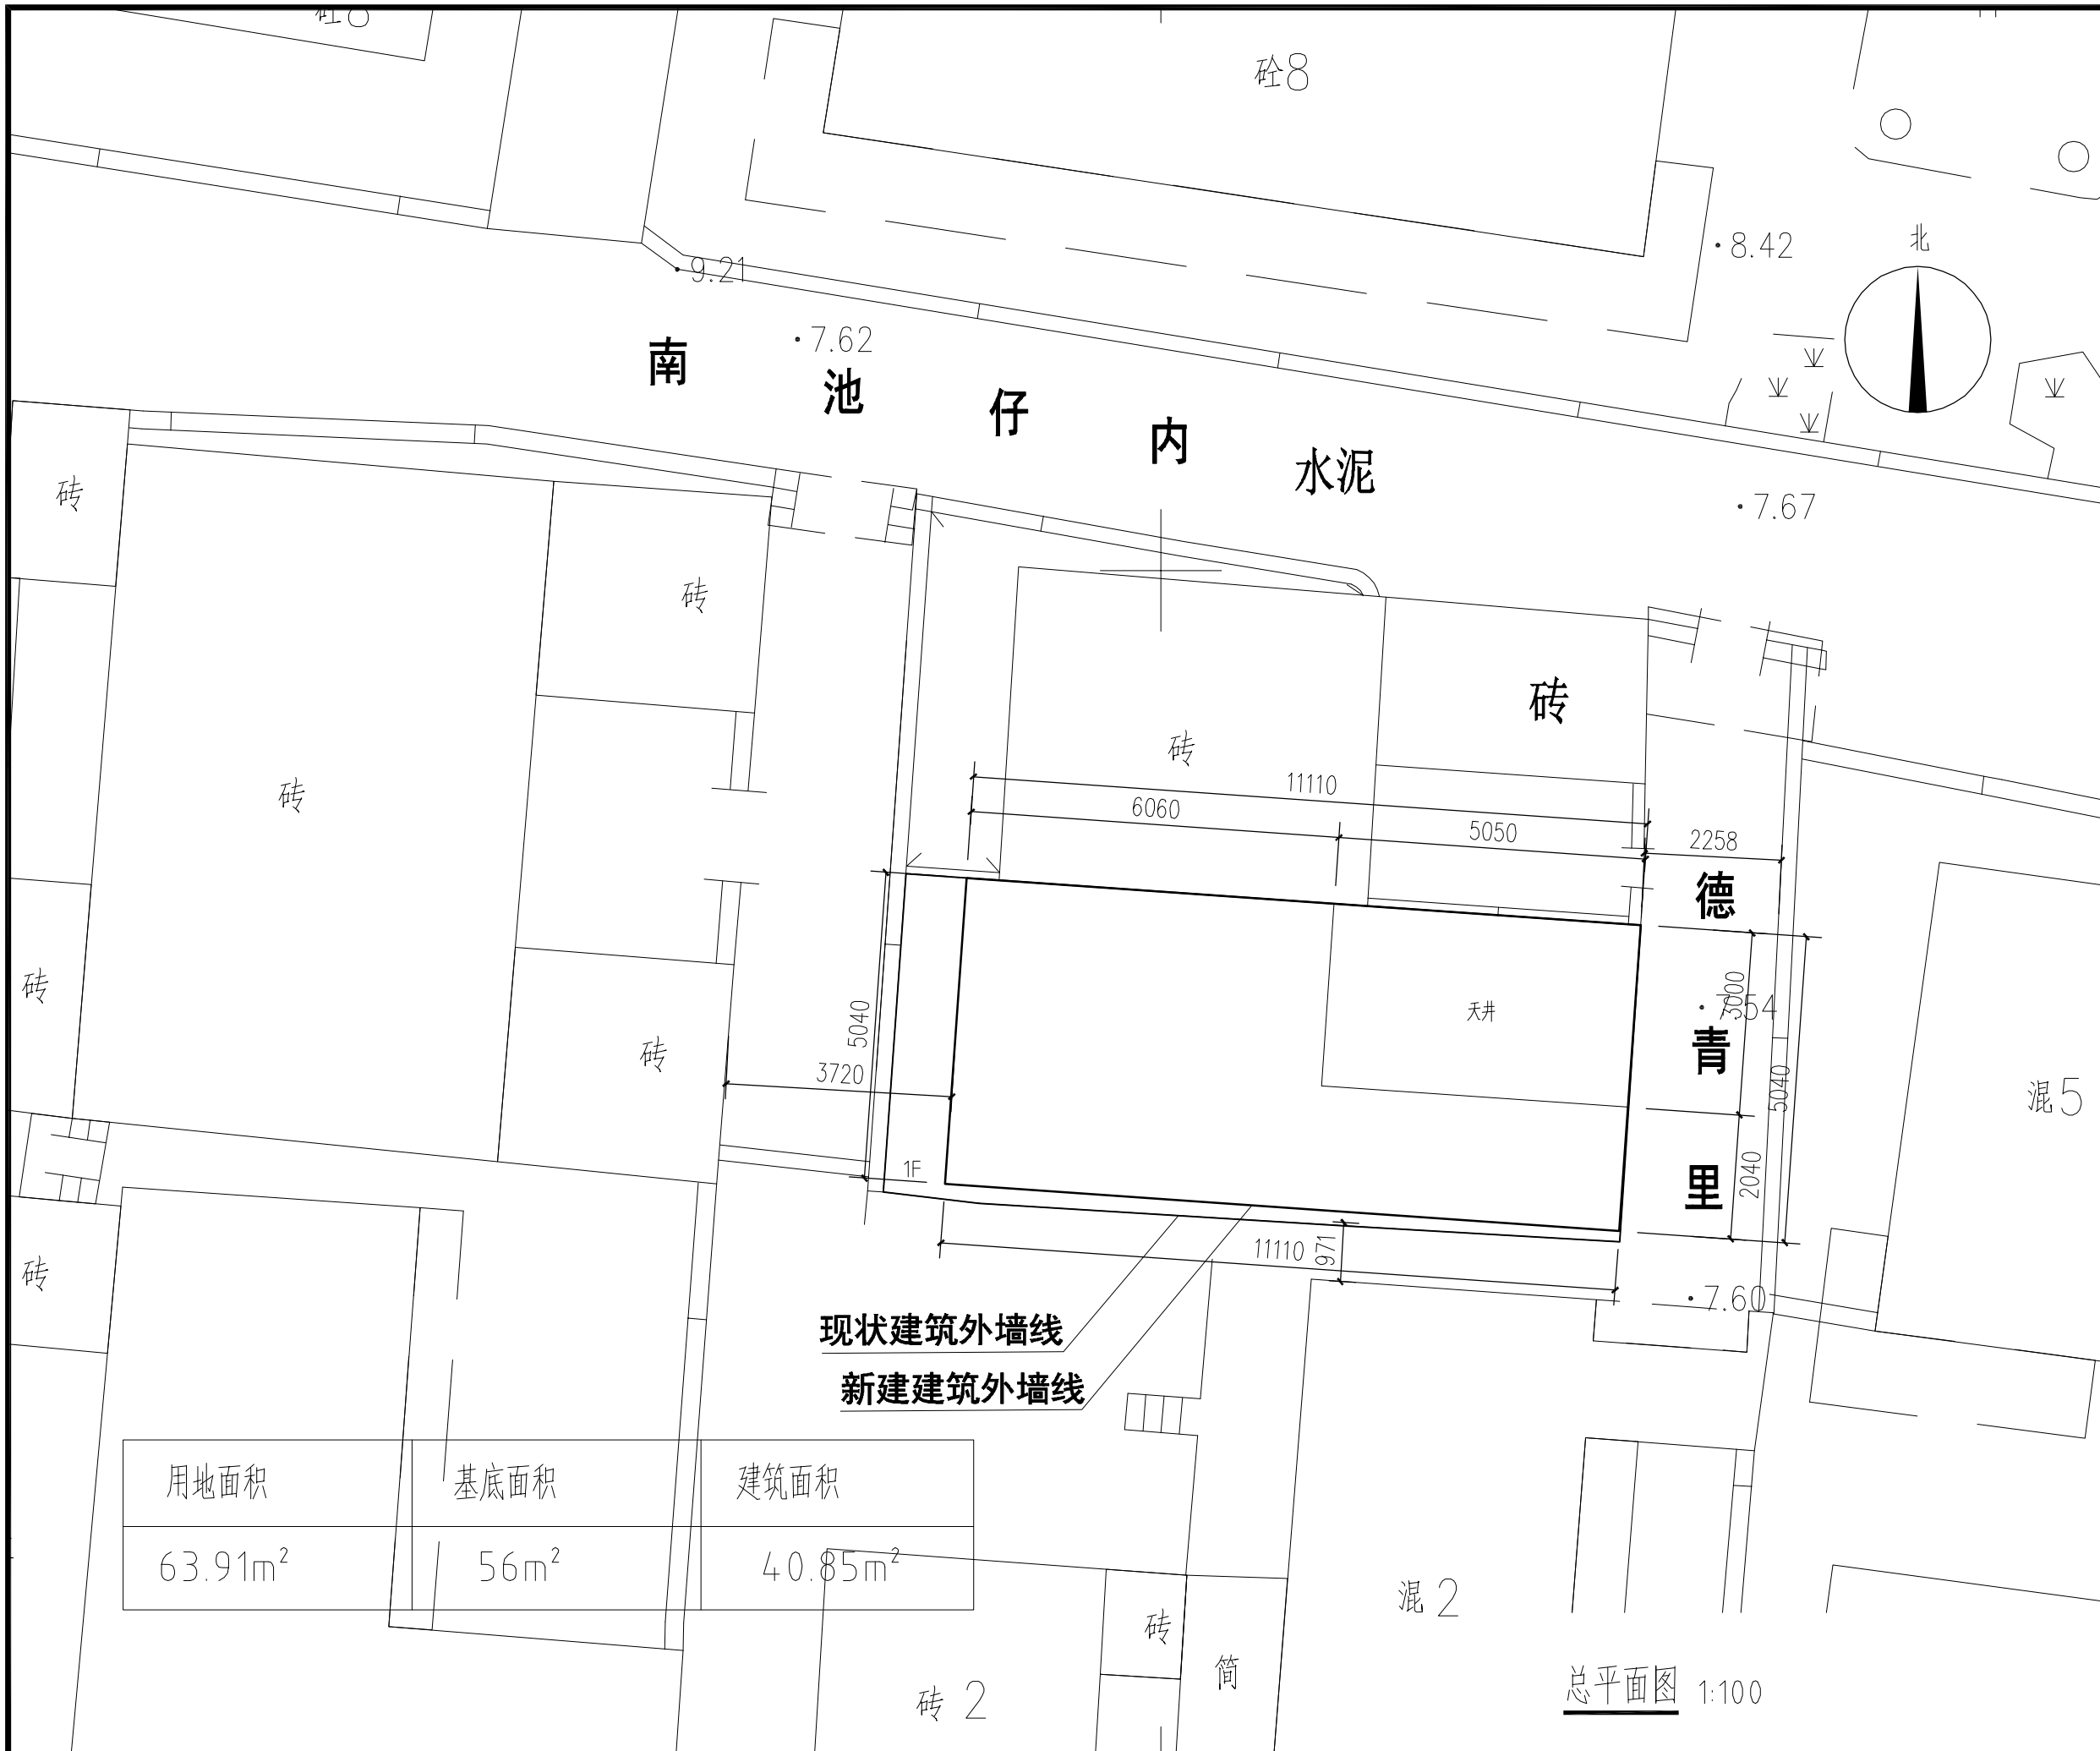

工程设计证书编号: A214019231

附注  
DESCRIPTIONS

1. 本图纸须经规划、施工图审查以及消防等主管部门批准后方可生效。  
2. 未经设计同意, 不得随意变更图纸设计变更必须征得设计人员同意。  
3. 图纸须加盖本公司设计资质章, 否则一律无效。

|                     |     |     |
|---------------------|-----|-----|
| 审定<br>APPROVED BY   | 曾永革 | 张光磊 |
| 项目负责<br>CAPTAIN     | 张光磊 | 张光磊 |
| 专业负责<br>CHIEF ENGR. | 张光磊 | 张光磊 |
| 审核<br>EXAMINED BY   | 曾永革 | 曾永革 |
| 校对<br>CHECKED BY    | 包元峰 | 包元峰 |
| 设计<br>DESIGNED BY   | 张光磊 | 张光磊 |

加盖图章处  
STAMP AREA

|                      |                    |                   |         |
|----------------------|--------------------|-------------------|---------|
| 建设单位<br>CLIENT       | 西平路池仔内11-4号那德春、杨金香 |                   |         |
| 工程项目<br>PROJECT      |                    |                   |         |
| 子项<br>SUBITEM        |                    |                   |         |
| 图名<br>TITLE          | 总平面图               |                   |         |
| 图别<br>DRAWING TYPE   | 建筑                 | 图号<br>DRAWING NO. | JS-01   |
| 设计阶段<br>DESIGN PHASE | 方案图                | 日期<br>DATE        | 2023.10 |
| 工程号<br>PROJ. NO.     |                    | 备注<br>Remarks     |         |

中兴源工程技术有限公司  
ZHONGXINGYUANGONGCHENGSHUYUJIANQINGSI

■ 建筑工程设计: 乙级 ■ 市政工程设计: 乙级  
■ 风景园林设计: 乙级 ■ 环境工程设计: 乙级  
■ 工程咨询: 乙级  
■ 电力行业(送电工程、新能源发电、变电工程)专业: 乙级

总平面图 1:100